

Wierzchosławice, 21 czerwca 2017r.

IRGN.7011.8.2017

Zapytanie ofertowe

Zapraszam do złożenia oferty cenowej za wykonanie dokumentacji projektowej dla inwestycji pn. "Dobudowa szatni sportowej do budynku Świetlicy w Kępie Bogumiłowickiej.

W skład dokumentacji projektowej wejdą:

- cztery egzemplarze projektu budowlanego,
- dwa egzemplarze kosztorysu inwestorskiego,
- egzemplarz specyfikacji technicznej wykonania i odbioru robót budowlanych,
- wersja elektroniczna wykonanej dokumentacji na nośniku elektronicznym.

Orientacyjna pow. Użytkowa ok. 100 m².

W skład budynku wejdą następujące pomieszczenia: korytarz, szatnia sędziów z sanitariatem i oddzielnym WC, szatnie gospodarzy i gości z sanitariatami i oddzielnymi WC, magazyn, kuchnia i pralnia.


Budynek parterowy wyposażony w instalację wodno-kanalizacyjną, elektryczną i gazową.

Sposób i termin składania oferty – pocztą elektroniczną na adres ug@wierzchoslawice.pl do dnia 23 czerwca 2017r. do godz. 15.⁰⁰ lub na dzienniku podawczym tutaj. Urzędu.

 **Z up. WÓJTA**
mgr Krzysztof Filczyk
SEKRETARZ GMINY

Sprawę prowadzi: Paweł Moskal –Kierownik IRGN, tel. 14 631 90 41

Otrzymują:
Wg wykazu e-mail.

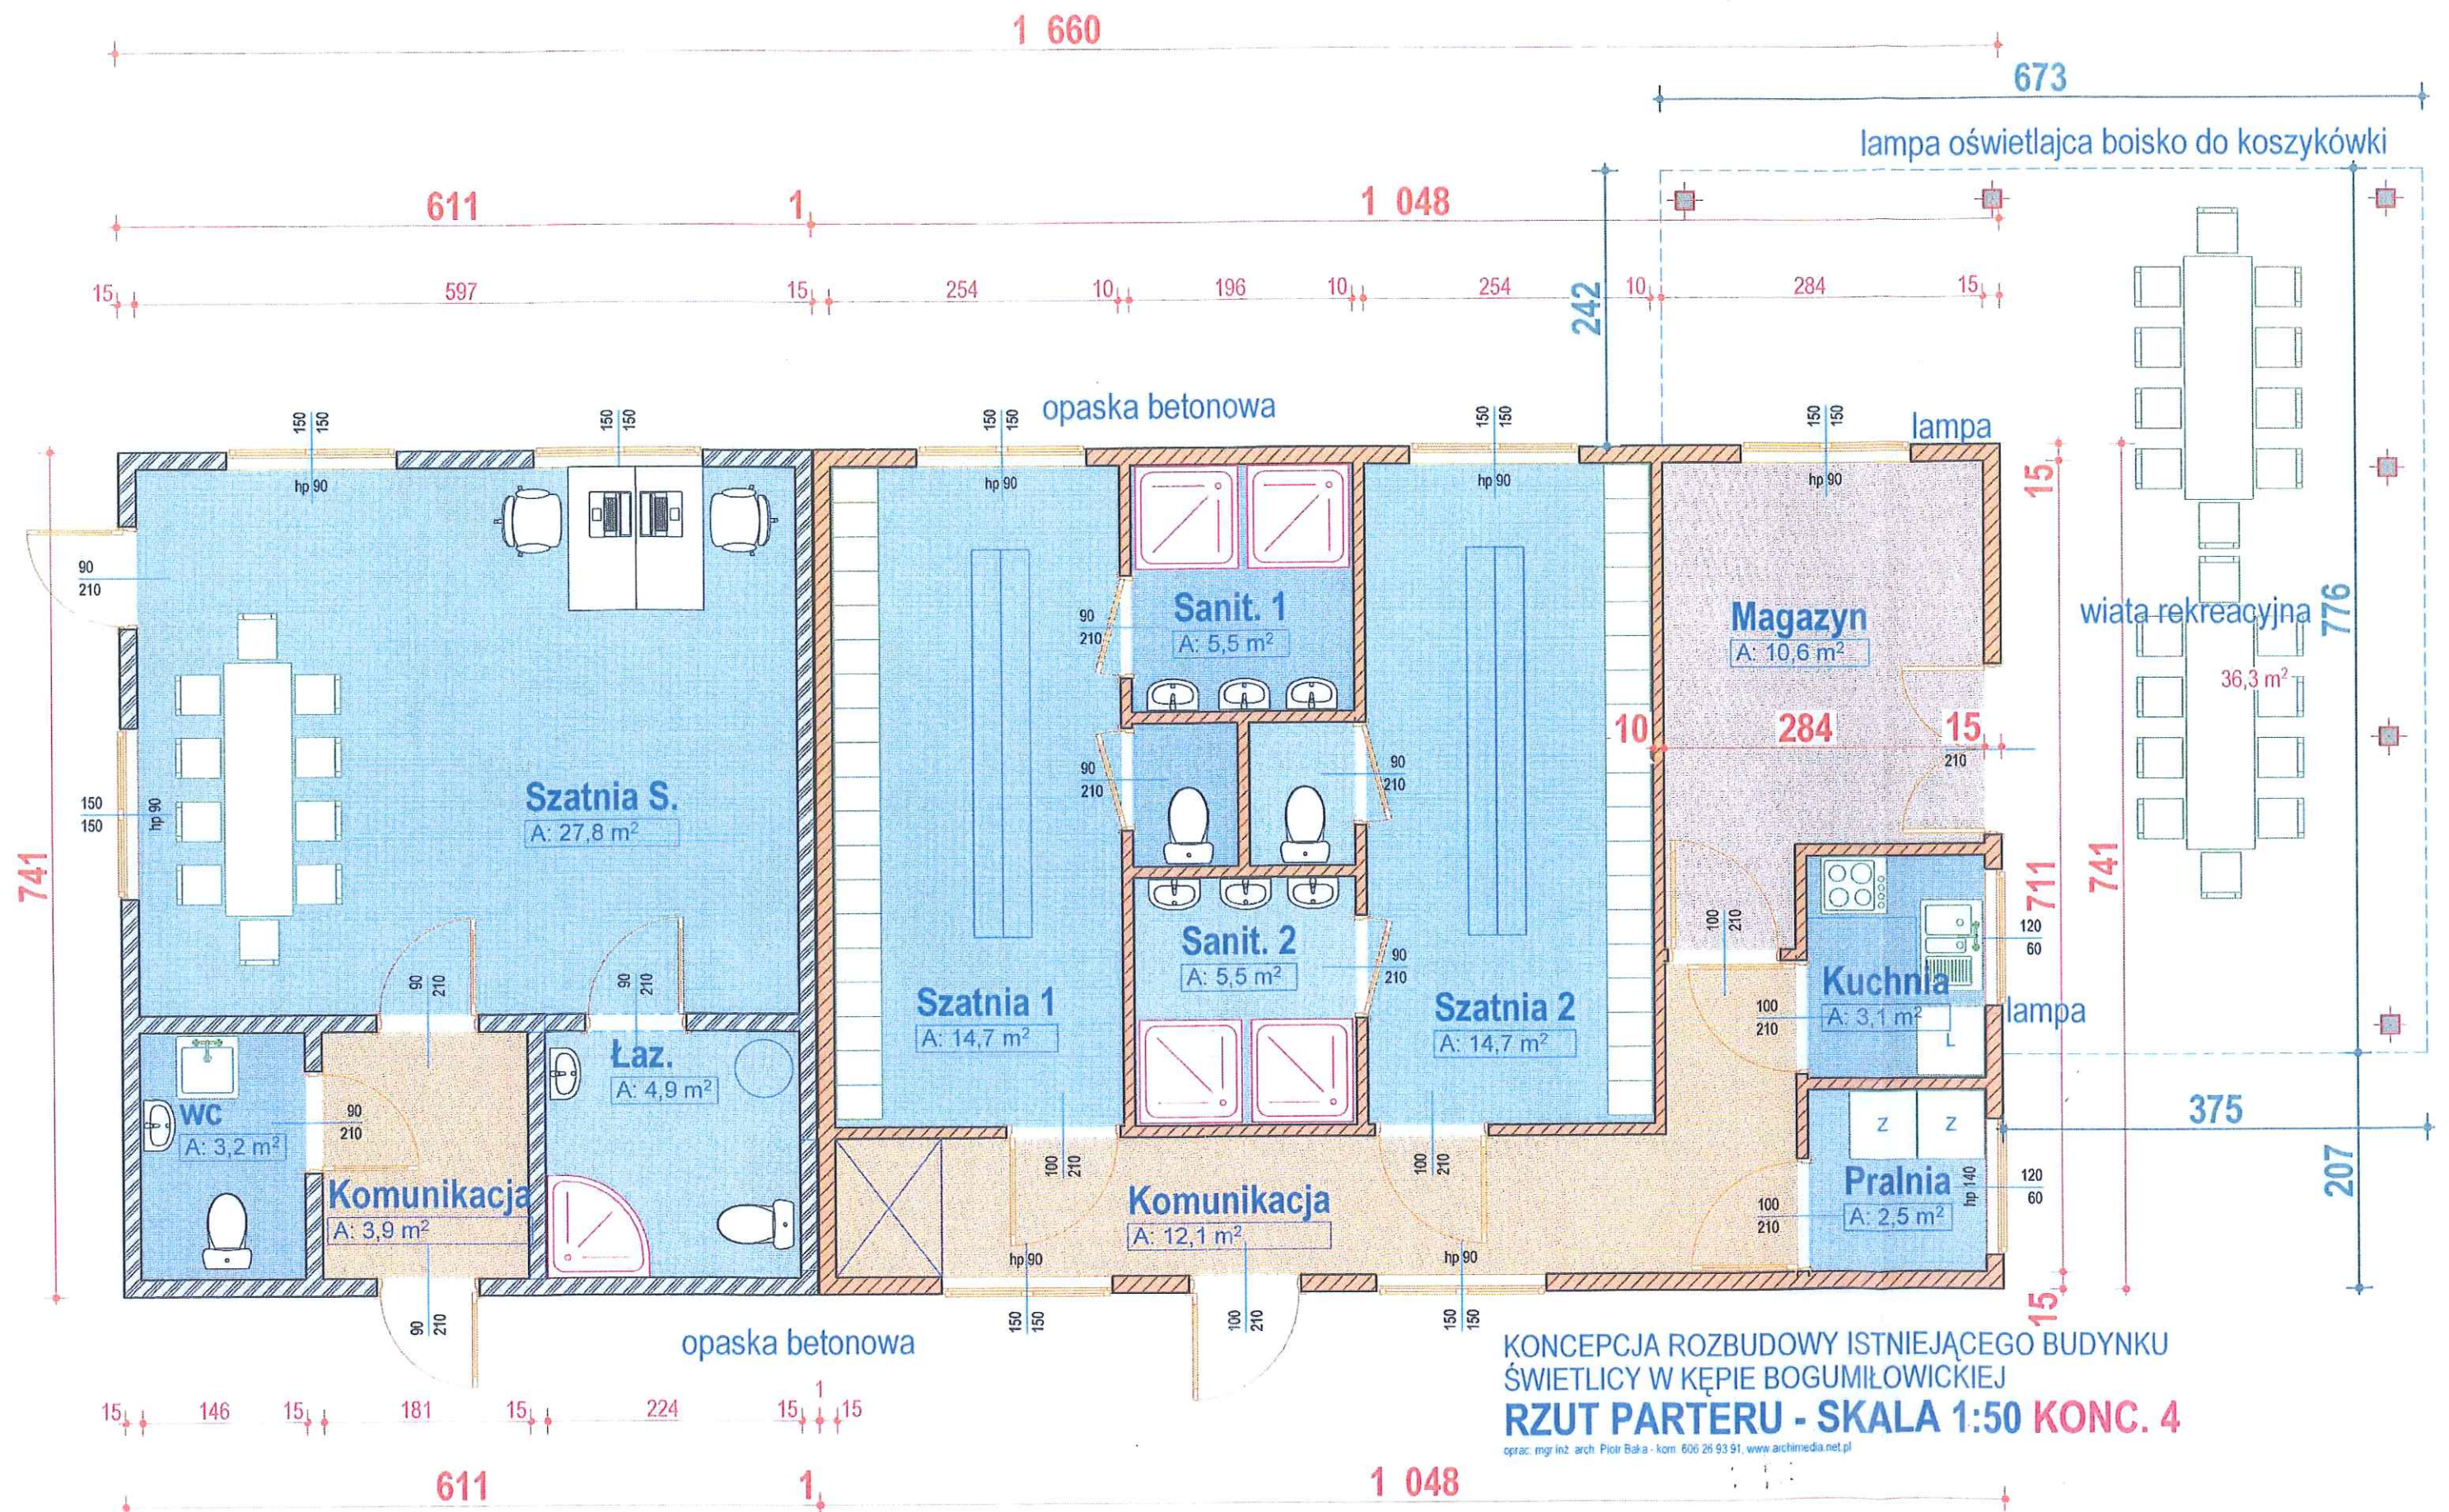

KONCEPCJA ROZBUDOWY ISTNIEJĄCEGO BUDYNKU
ŚWIETLICY W KĘPIE BOGUMIŁOWICKIEJ
RZUT PARTERU - SKALA 1:50 KONC. 4

oprac: mgr inż. arch. Piotr Baka - kom. 606 26 93 91, www.archimedia.net.pl