


Mapa do celów projektowych

Mapa powstała z wektoryzacji obrazu rastrowego mapy zasadniczej w skali 1:1000, k.m.172.244.084 oraz pomiaru bezpośredniego. Mapa zakwalifikowana w zakresie sytuacji, rzeźby terenu i uzbrojenia na dzień 05.04.2019 r. Granice własności wkreślono na podstawie mapy ewidencyjnej w skali 1:2000 powstałej w wyniku wektoryzacji mapy w skali 1:2880. Nie badano słuszności gruntowych. Nie wykluca się istnienia w terenie innych nie wykazanych na niniejszej mapie urządzeń podziemnych, które nie były zgłoszone do inwentaryzacji lub o których brak jest informacji w instytucjach brązowych.

Id zgłoszenia: NGK.6640.628.2019 Układ współrzędnych płaskich – 2000/7 k.m. 7.121.09.19.3.4
woj. małopolskie Układ wysokościowy – Kronsztadt 1986 skala 1:500
pow. wadowicki
gm. 121804_2 Lanckorona
ob. 0001 Izdebnik

Potwierdzam zgodność mapy z oryginałem
zakwalifikowanej mapy wpisanej do zasobu
pod nr P.1218.2019.1680 z dn. 30.05.2019
oraz linii rozgraniczających tereny o różnym
przeznaczeniu wg. MPZP

Przebieg linii rozgraniczających terenów o różnym przeznaczeniu wg. MPZP	
Organ prowadzący podstawowy zasób geodetyczny i kartograficzny	STAROSTA WADOWICKA
Kartograficzny symbol i numeracja	P.1218.2019.1891
Data wydania: data wydania podstawowego (z datą wydania materiałów zasadniczych)	18-06-2019
Imię i nazwisko i podpis osoby odpowiedzialnej	

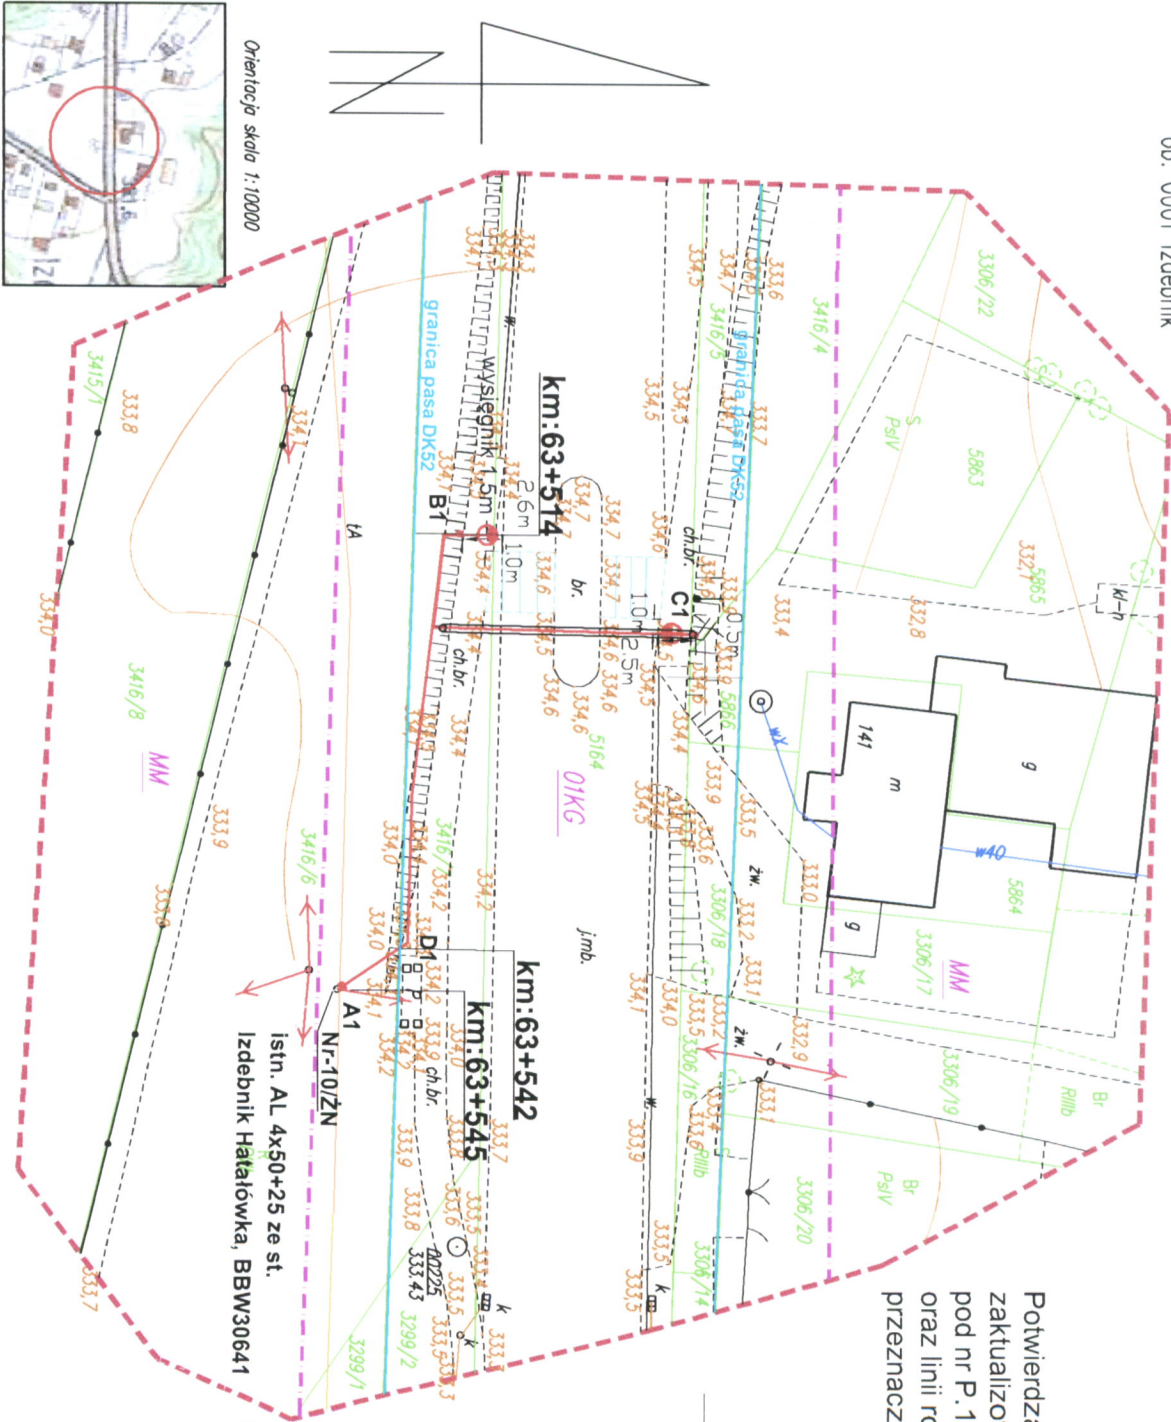

- Legenda:
- granicz pasy drogowego DK52
 - A1, istn. słup Nr-10/ŻN sieci elektroenergetycznej oświetleniowej AL 4x50+25 ze st. tr. Izdebnik Hatałowska, BBW30641, obw. 1
 - A1-D1 proj. kablowa sieć oświetleniowa YAKXS 4x16 dl. 8m, D1-B1 proj. kablowa sieć oświetleniowa YAKXS 4x16 dl. 32m, B1-C1 proj. kablowa sieć oświetleniowa YAKXS 4x16 dl. 32m, B1, C1 - proj. słup ośw. przejścia
 - projektowane LED-owe oprawy oświetleniowe
 - rury osłonowe: R1-SRS75 dl. 17m

- Legenda
- zakres
 - granicz działek
 - linia z MPZP
 - kontury użytków nieużytkowanych w bazie danych
 - warstwie
 - przejście dla pieszych
- NGK.74420.746.2004
– elementy projektowane

Investor	Gmina Lanckorona, 34-143 Lanckorona ul. Krakowska 8
Objekt	Budowa sieci elektroenergetycznej oświetleniowej do 1kV, oświetlenie przejść dla pieszych drogi krajowej nr 52: YAKXS 4x16 dl. 32m i 32m od km:63+514 do km:63+542; YAKXS 4x16 dl. 8m od km:63+542 do km:63+545; YAKXS 4x16 dl. 5m i 30m od km:64+840 do km:64+846; YAKXS 4x16 dl. 26m i 3m od km:65+759 do km:65+765; YAKXS 4x16 dl. 39m od km:65+765 do km:65+783
Adres	Izdebnik, dz. nr 3416/6, 3416/7, 5164, 3416/5, 5849/1, 2106/4, 2105/3, 2106/3, 2105/4, 2108/2.
Branża / Faza	Elektryczna / Projekt budowlany
Projektował	mgr inż. Grzegorz Żuk nr upr. 340/2001
Sprawdził	mgr inż. Michał Żuk MAP/0069/PWBE/17
Tytuł rysunku	Projekt zagospodarowania terenu – zakres 1.
Skala / Data	1:500 / maj 2019 Numer rysunku / E-1

mgr inż. Grzegorz Żuk
Izdebnik, dz. nr 3416/6, 3416/7, 5164, 3416/5, 5849/1, 2106/4, 2105/3, 2106/3, 2105/4, 2108/2.
Nr ewid. 340/2001

Mapa do celów projektowych


Mapo powstała z wektorystycznej obrazu rastrowego mapy zasadniczej w skali 1:1000, k.m.172.244.094 oraz pomiaru bezpośredniego. Mapa zaktualizowana w zakresie sytuacji, rzeźby terenu i uziębienia na dzień 16.04.2019 r. Granice własności wkręślono na podstawie mapy ewidencyjnej w skali 1:2000 powstałej w wyniku wektorystacji mapy w skali 1:2880. Nie badano słuszności gruntych. Nie wykłuczka się istnienia w terenie innych nie wykazanych na niniejszej mapie urządzeń podziemnych, które nie były zgłoszone do inwentaryzacji lub o których brak jest informacji w instytucjach branżowych.

Id zgłoszenia: NGK.6640.1274.2019
woj. małopolskie
pow. wadowicki
gm. 121804_2 Lanckorona
ob. 0001 Izdebnik

Układ współrzędnych płaskich – 2000/7 k.m. 7.121.09.25.1.1
Układ wysokościowy – Kronsztadt 1986 skala 1:500

Potwierdzam zgodność mapy z oryginałem zaktualizowanej mapy wpisanej do zasobu pod nr P.1218.2019.1891 z dn. 18.06.2015 oraz linii rozgraniczających tereny o różnym przeznaczeniu wg. MPZP

Uprawnienia udzielane do projektowania i kierowania robotami budowlanymi bez ograniczeń w specjalności instalacyjnej w zakresie sieci, instalacji i urządzeń elektrycznych i elektroenergetycznych

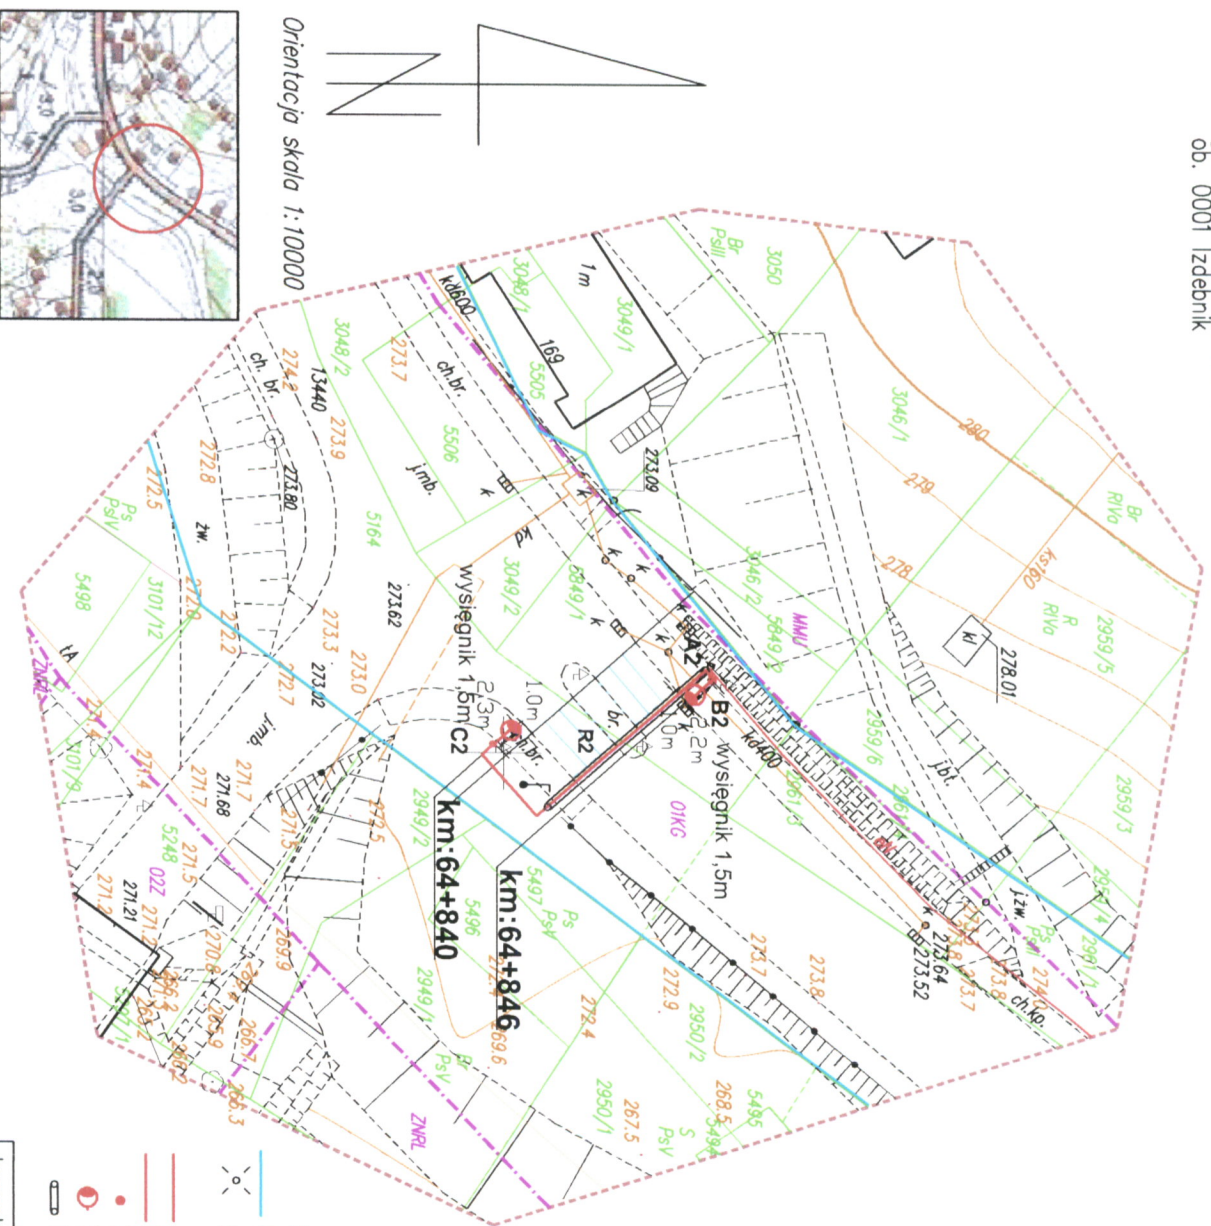

Orientacija skala 1:10000

Legenda

zakres

granicę działek
linia z MPZP

kontury użytków nieujawnionych
w bazie danych

warstwie

przejście dla pieszych

Opisano jest, że powyższy dokument został skrócony w wyniku prac produkcyjnych i technicznych, których skutkiem zmniejsza on ilość technicznych danych do ewidencji materiałów paleniskowego-zasobu produkcyjnego i technicznego.	Organ prowadzący paleniskowy zasob produkcyjny i techniczny	STAROSTA WADOWICKI	P.1218.2019.1891	18-06-2019	18-06-2019
Imię, nazwisko i podpis osoby reprezentującej organ	Imię, nazwisko i podpis osoby reprezentującej organ				

Investor	Gmina Lanckorona, 34-143 Lanckorona ul. Krakowska 8
Obiekt	Budowa sieci elektroenergetycznej oświetleniowej do 1kV, oświetlenie przejeżdż dla pieszych drogi krajowej nr 52: YAKXS 4x16 dt. 32m i 32m od km:63+514 do km:63+542; YAKXS 4x16 dt. 8m od km:63+542 do km:63+545; YAKXS 4x16 dt. 5m i 30m od km:64+840 do km:64+846; YAKXS 4x16 dt. 26m i 3m od km:65+759 do km:65+765; YAKXS 4x16 dt. 39m od km:65+765 do km:65+783
Adres	Izdebnik, dz. nr 34/6/6, 34/16/7, 5164, 34/16/5, 5849/1, 2106/4, 2105/3, 2106/3, 2105/4, 2108/2.
Branża / Faza	Elektryczna / Projekt budowlany
Projektował	mgr inż. Grzegorz Żuk nr upr. 340/2001
Sprawdził	mgr inż. Michał Żuk MAP/0069/PWBE/17
Tytuł rysunku	Projekt zagospodarowania terenu – zakres 2.
Skala / Data	1:500 / czerwiec 2019 Numer rysunku / E-2

Legenda:

granice pasa drogowego DK52

A2, istn. słup sieci elektroenergetycznej oświetleniowej

YAKXS 4x35 ze st. tr. Izdebnik Kościół

A2-B2 proj. kablowa sieć oświetleniowa YAKXS 4x16 dl. 5m,

B2, C2 - proj. słup ośw. przejścia

projektowane LED-owe oprawy oświetleniowe

rynny osłonowe: R2-SRS75 dl. 14m

mgr inż. Grzegorz Zuk


Uprawnienia nadawane do projektowania i kierowania robotami budowlanymi bez ograniczeń w specjalności instalacyjnej w zakresie: sieci, instalacji i urządzeń elektrycznych i elektroenergetycznych

Nrcwid. 340/2001

Mapa powstała z wektorystacji obrazu rastrowego mapy zasadniczej w skali 1:1000, k.m.172.244.092 oraz pomiaru bezpośredniego. Mapa zaktualizowana w zakresie sytuacji, przebytu terenu i uziębienia na dzień 05.04.2019 r. Granice własności wkreślono na podstawie mapy ewidencyjnej w skali 1:2000 powstałej w wyniku wektorystacji mapy w skali 1:2880. Nie badano służności gruntowych. Nie wykluźniono istnienia w terenie innych nie wyrażonych na niniejszej mapie urządzeń, podziemnych, które nie były zgłoszone do inwentaryzacji lub o których brak jest informacji w instytucjach brzońowych.

[illegible]

mgr inż. Udziałowski
i prawniaki budowlane do projektowania i kierowania
robotami budowlanymi bez ograniczeń w specjalności
instalacyjnej w zakresie sieci, instalacji i urządzeń
elektrycznych i elektroenergetycznych

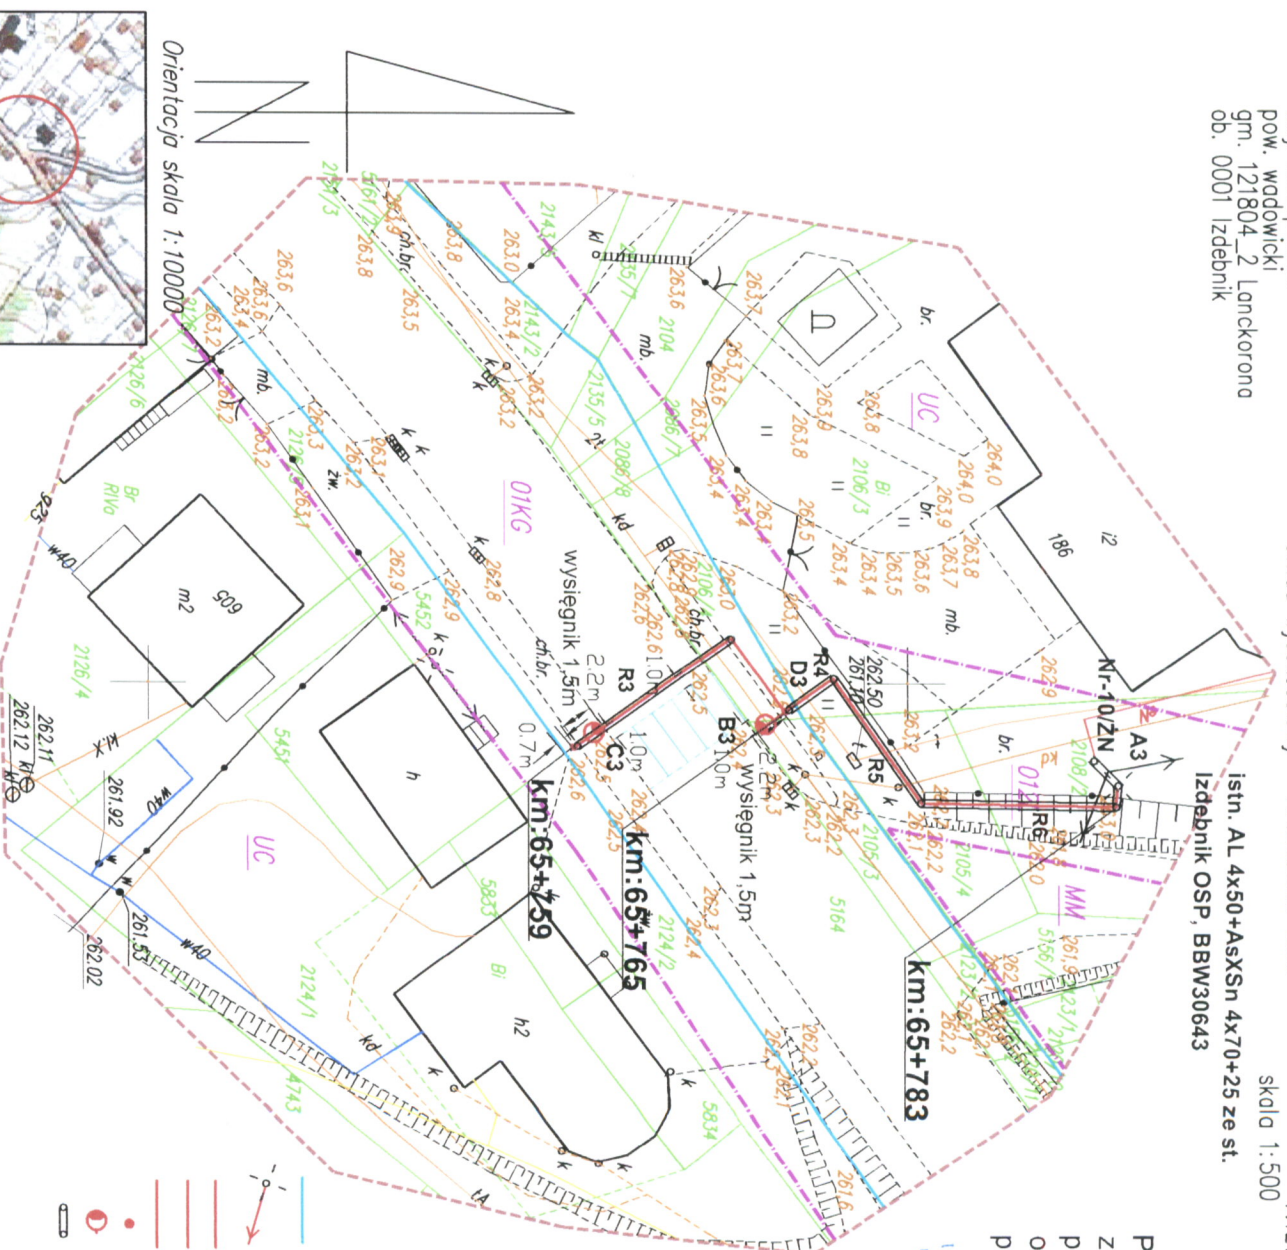

Legenda:

- granice pasa drogowego DK52
- A3, istn. słup Nr-10/ŹN sieci elektroenergetycznej oświetleniowej AL 4x50+4xSxSn 4x70+25 ze st. tr. Izdebnik OSP, BBW30643,
- A3-D3 proj. kablowa sieć oświetleniowa YAKXS 4x16 dl. 39m,
- D3-B3 proj. kablowa sieć oświetleniowa YAKXS 4x16 dl. 3m
- B3-C3 proj. kablowa sieć oświetleniowa YAKXS 4x16 dl. 26m
- B3, C3 - proj. słup ośw. przejścia
- projektowane LED-owe oprawy oświetleniowe
- rury osłonowe: R3- SRS75 dl. 12,5m, R4-A50 dl. 4m, R5-A50 dl. 10m, R6-A50 dl. 14m

Investor	Gmina Lanckorona, 34-143 Lanckorona ul. Krakowska 8
Objekt	Budowa sieci elektroenergetycznej oświetleniowej do 1kV, oświetlenie przejść dla pieszych drogi krajowej nr 52: YAKXS 4x16 dt. 32m i 32m od km:63+514 do km:63+542; YAKXS 4x16 dt. 8m od km:63+542 do km:63+545; YAKXS 4x16 dt. 5m i 30m od km:64+840 do km:64+846; YAKXS 4x16 dt. 26m i 3m od km:65+759 do km:65+765; YAKXS 4x16 dt. 39m od km:65+765 do km:65+783
Adres	Izdebnik, dz. nr 3416/6, 3416/7, 5164, 3416/5, 5849/1, 2106/4, 2105/3, 2106/3, 2105/4, 2108/2.
Branża / Faza	Elektryczna / Projekt budowlany
Projektował	mgr inż. Grzegorz Żuk nr upr. 340/2001
Sprawdził	mgr inż. Michał Żuk MAP/0069/PWBE/17
Tytuł rysunku	Projekt zagospodarowania terenu – zakres 3.
Skala / Data	1:500 / czerwiec 2019 Numer rysunku / E-3

mgr inż. *Jerzego Żuk*
1) przygotowania budowlane do projektowania i kierowania
robótami budowlanymi bez ograniczeń w specjalności
instalacyjnej w zakresie: sieci, instalacji i urządzeń
elektrycznych i elektroenergetycznych
Nr ewid. 340/2001